

Wykazanych na niniejszej mapie granice nieruchomości nie określono z wymaganą dokładnością. Niniejsza mapa ma charakter poglądowy i służy do celów projektowych. Nie należy się łączyć w terenie z innymi mapami. Nie należy się łączyć w terenie z innymi mapami. Nie należy się łączyć w terenie z innymi mapami.

16050\_2.0002.0009.AR\_1;2;3;4  
 województwo: opolskie  
 Powiat: Krapkowice  
 Gmina: Walce  
 Obręb: Cwiercie, Zabierzów  
**MAPA DO CELÓW PROJEKTOWYCH**  
 układ odniesienia „PL-2000” wysokościowy „PL-EVRF2007-NH”  
 skala 1:1000




**NIERUCHOMOŚCI I GEODEZJA**  
**LUDWICZAK**  
 Irena Ludwiczak  
 47-300 KRAPKOWICE, ul. Opolska 47  
 tel. 77 466 20 20, kom. 602 644 467  
 NIP 755-130-17-41, kom. 695 616 195

Oświadczam o uzyskaniu pozytywnego wyniku weryfikacji  
 pracy zgłoszonej do Starosty ...  
 PODGİK w KRAPKOWICACH Nr ...  
 -protokół weryfikacji Nr ...  
 z dnia ...

**GEODETA UPRAWNIONY**

inż. Irena Ludwiczak  
 nr upr. 8602 zakres 1,2

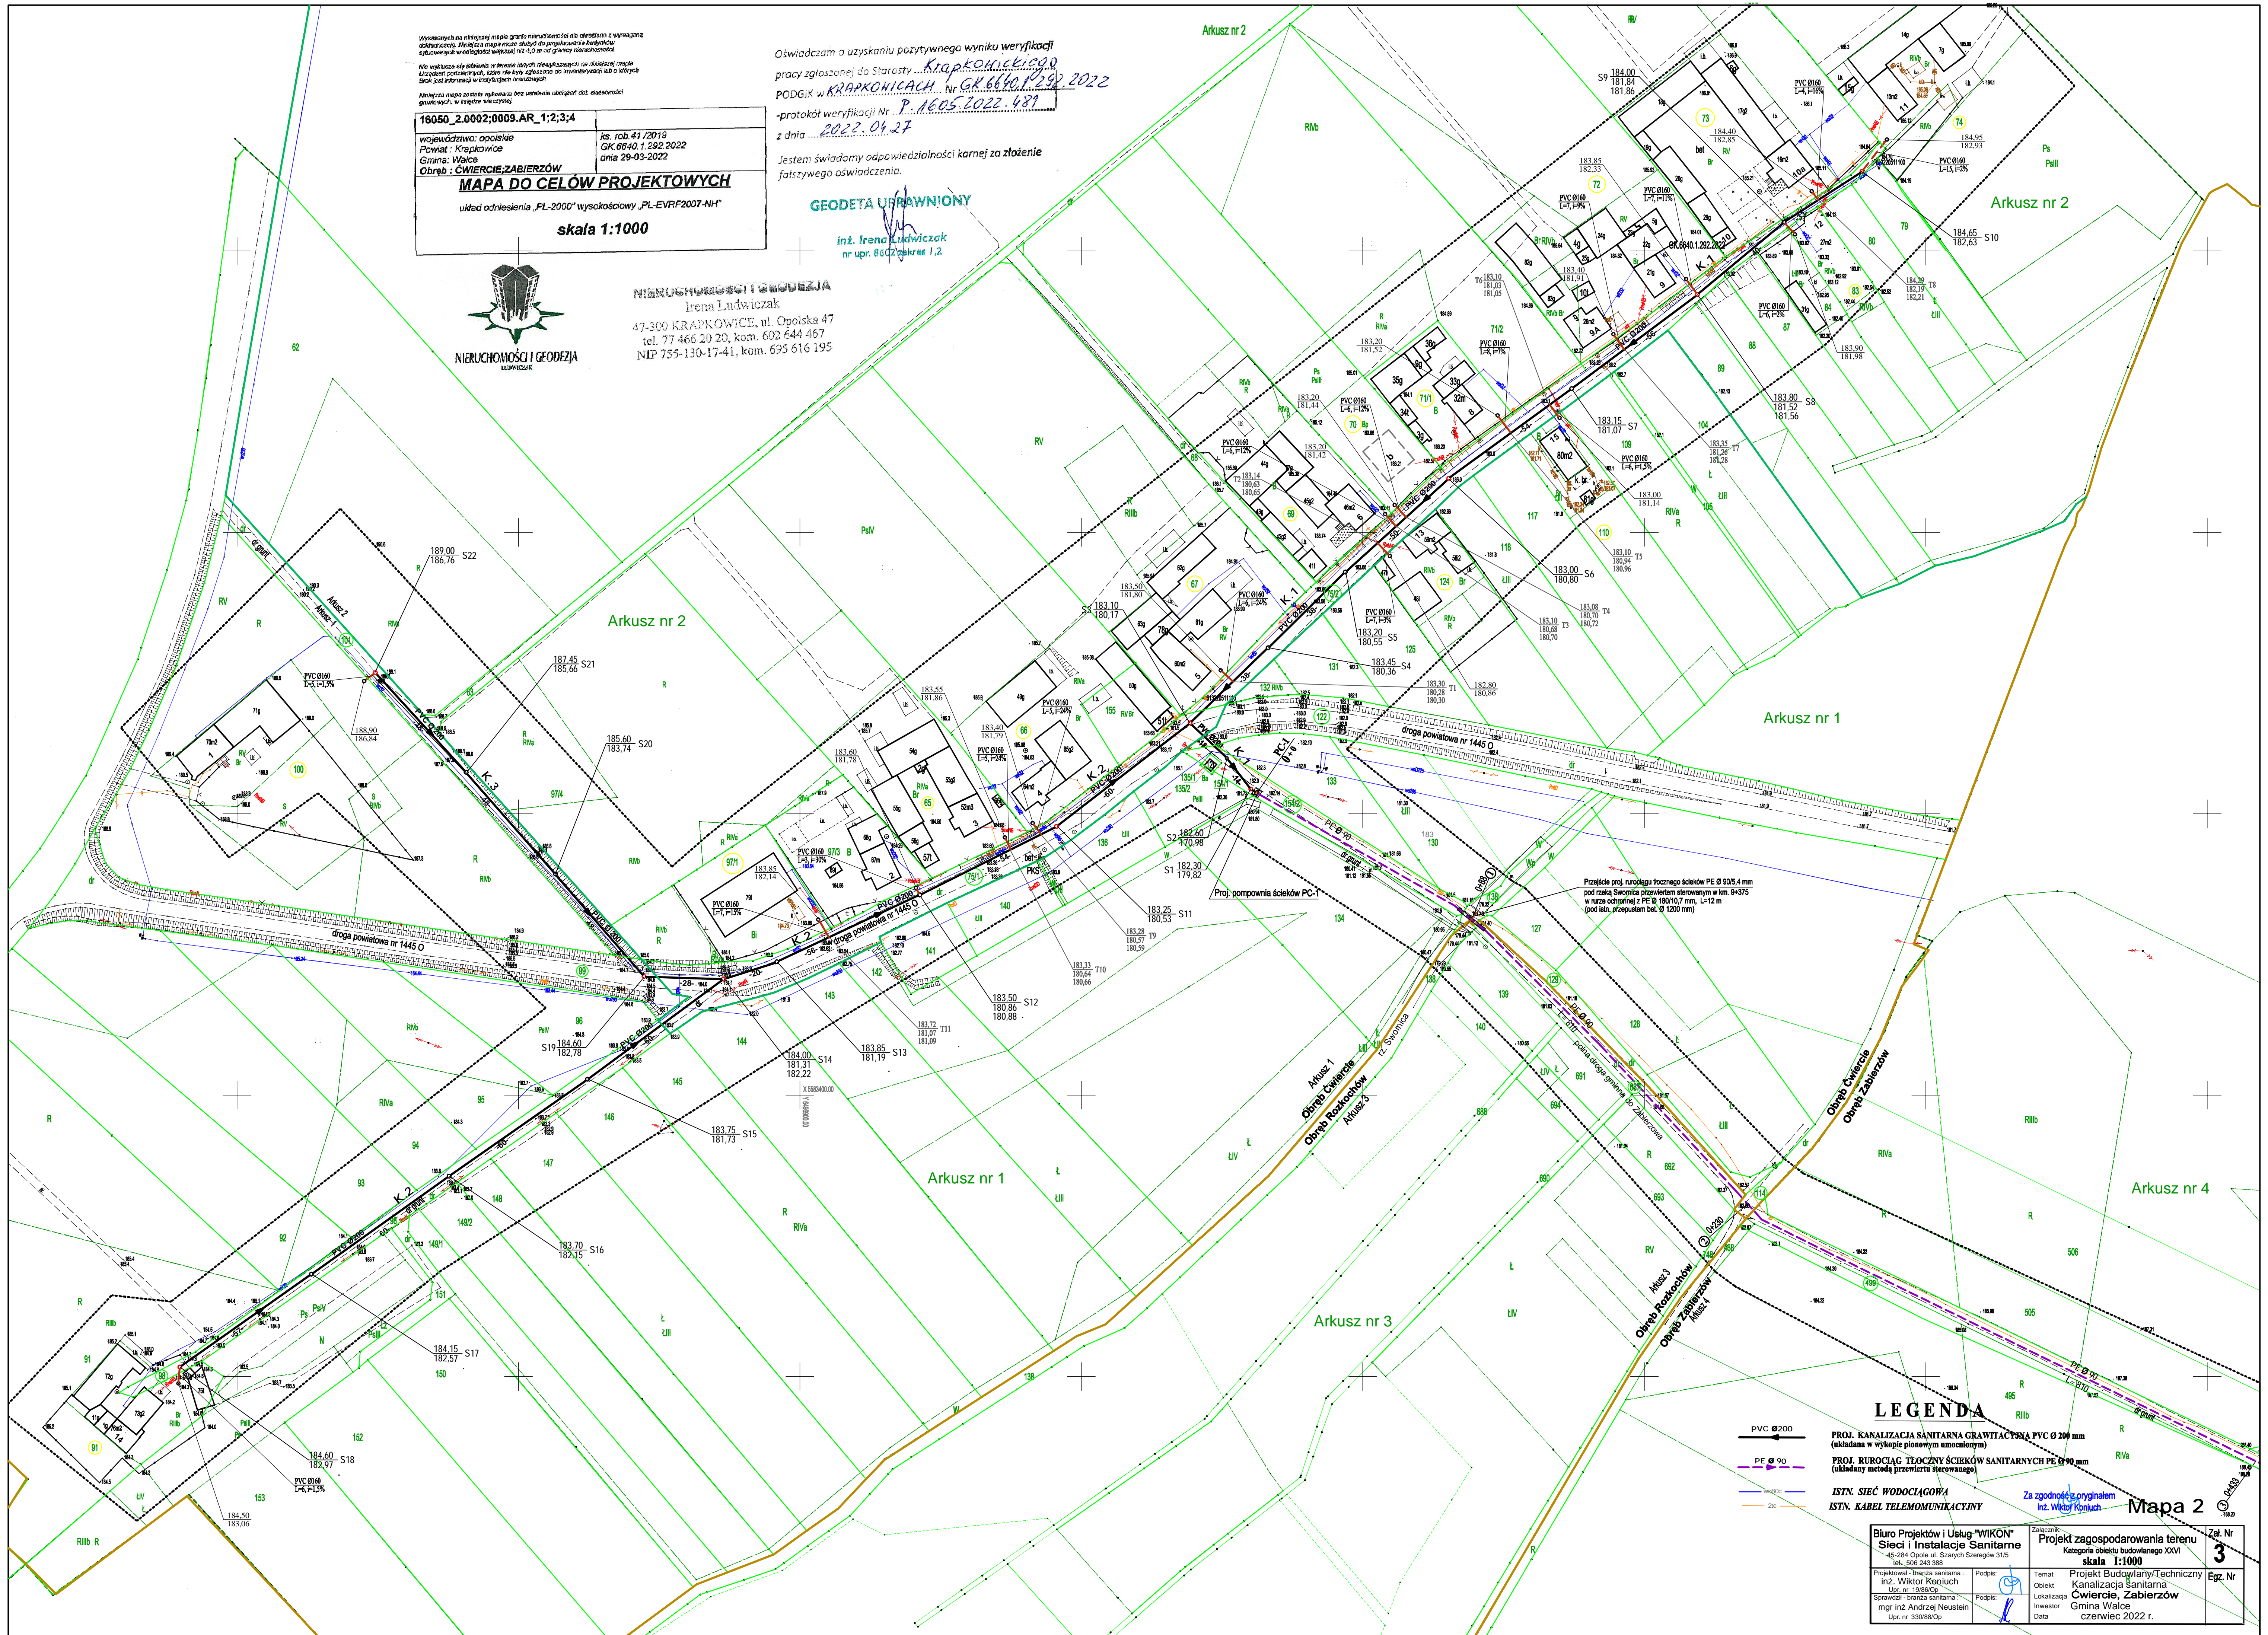

**LEGENDA**

- PVC Ø200
- PE Ø 90
- ISTN. SIEĆ WODOCIĄGOWA
- ISTN. KABEL TELEKOMUNIKACYJNY

PROJ. KANALIZACJA SANITARNA GRAWITACyjNA PVC Ø 200 mm  
 (układana w wykopie pionowym umocnionym)

PROJ. RUROCIĄG TŁOczyNY ŚCIEKÓW SANITARNYCH PE Ø 90 mm  
 (układany metodą przekroczenia sterowanego)

Za zgodności z projektem  
 inż. Wiktor Konuch

**Mapa 2**

<b>Biurowo Projektów i Usług "WIKON"</b> Sieci i Instalacje Sanitarne 45-284 Opole ul. Szarych Szeregów 31/5 tel. 506 243 388		Zaliczenie: <b>Projekt zagospodarowania terenu</b> Kategoria obiektu budowlanego XXVI skala 1:1000		Zet. Nr <b>3</b>
Projektant: inż. Wiktor Konuch Upr. nr 19850/Op	Podpis: [Signature]	Temat: Projekt Budowlany Techniczny Kanalizacja Sanitarna	Lokalizacja: Cwiercie, Zabierzów	Egr. Nr
Sprawdzający: mgr inż. Andrzej Neustein Upr. nr 33098/Op	Podpis: [Signature]	Inwestor: Gmina Walce	Data: czerwiec 2022 r.	