

Wykazanych na niniejszej mapie granice nieruchomości nie odpowiadają z wymaganą dokładnością. Niniejsza mapa może służyć do projektowania budynków zlokalizowanych w odległości większej niż 4,0 m od granicy nieruchomości.

Na wydruku się nie wyświetli w terenie innych nieruchomości, na niniejszej mapie Urządzeń podziemnych, które nie były zgłoszone do inwentaryzacji lub o których Brak jest informacji w dostępnych branżowych

Niniejsza mapa została wykonana bez ustalenia obciążenia dot. służebności gruntowych w kierunku większej

16050\_2.0002;0003\_AR\_3;4;5

województwo opolskie  
Powiat : Krapkowice  
Gmina : Walce  
Obręb : WALCE

ks. rob. 44/2022  
GK.6640.1.382.2022  
dnia 25-04-2022

### MAPA DO CELÓW PROJEKTOWYCH Ark. 3

układ odniesienia „PL-2000” wysokościowy „PL-EVRF2007-NH”

skala 1:1000



NIERUCHOMOŚCI I GEODEZJA

NIERUCHOMOŚCI I GEODEZJA  
Irena Ludwiczak  
45-100 KRAPKOWICE, ul. Opolska 47  
tel. 77 466 20 20, kom. 502 644 467  
NIP 735-134-17-41, kom. 693 616 190

GEODETA UPRAWNIONY

inż. Irena Ludwiczak  
nr upr. 8502 zakres 1,2


Oświadczam o uzyskaniu pozytywnego wyniku weryfikacji  
pracy zgłoszonej do Starosty Krapkowskiego  
PODG. KRAPKOWICACH Nr GK.6640.1.382.2022  
-protokół weryfikacji Nr P.1605.2022.512  
z dnia 2022-04-29

Jestem świadomy odpowiedzialności karnej za złożenie  
fałszywego oświadczenia.

GEODETA UPRAWNIONY

inż. Irena Ludwiczak  
nr upr. 8502 zakres 1,2

Przebieg proj. rurociągu tłoczego ścieków PE Ø 63/3,8 mm pod rzeką Stradunia w km. 8+010  
metoda przewiertu sterowanego w rurze ochronnej z PE Ø 160/9,5 mm, L = 15 m

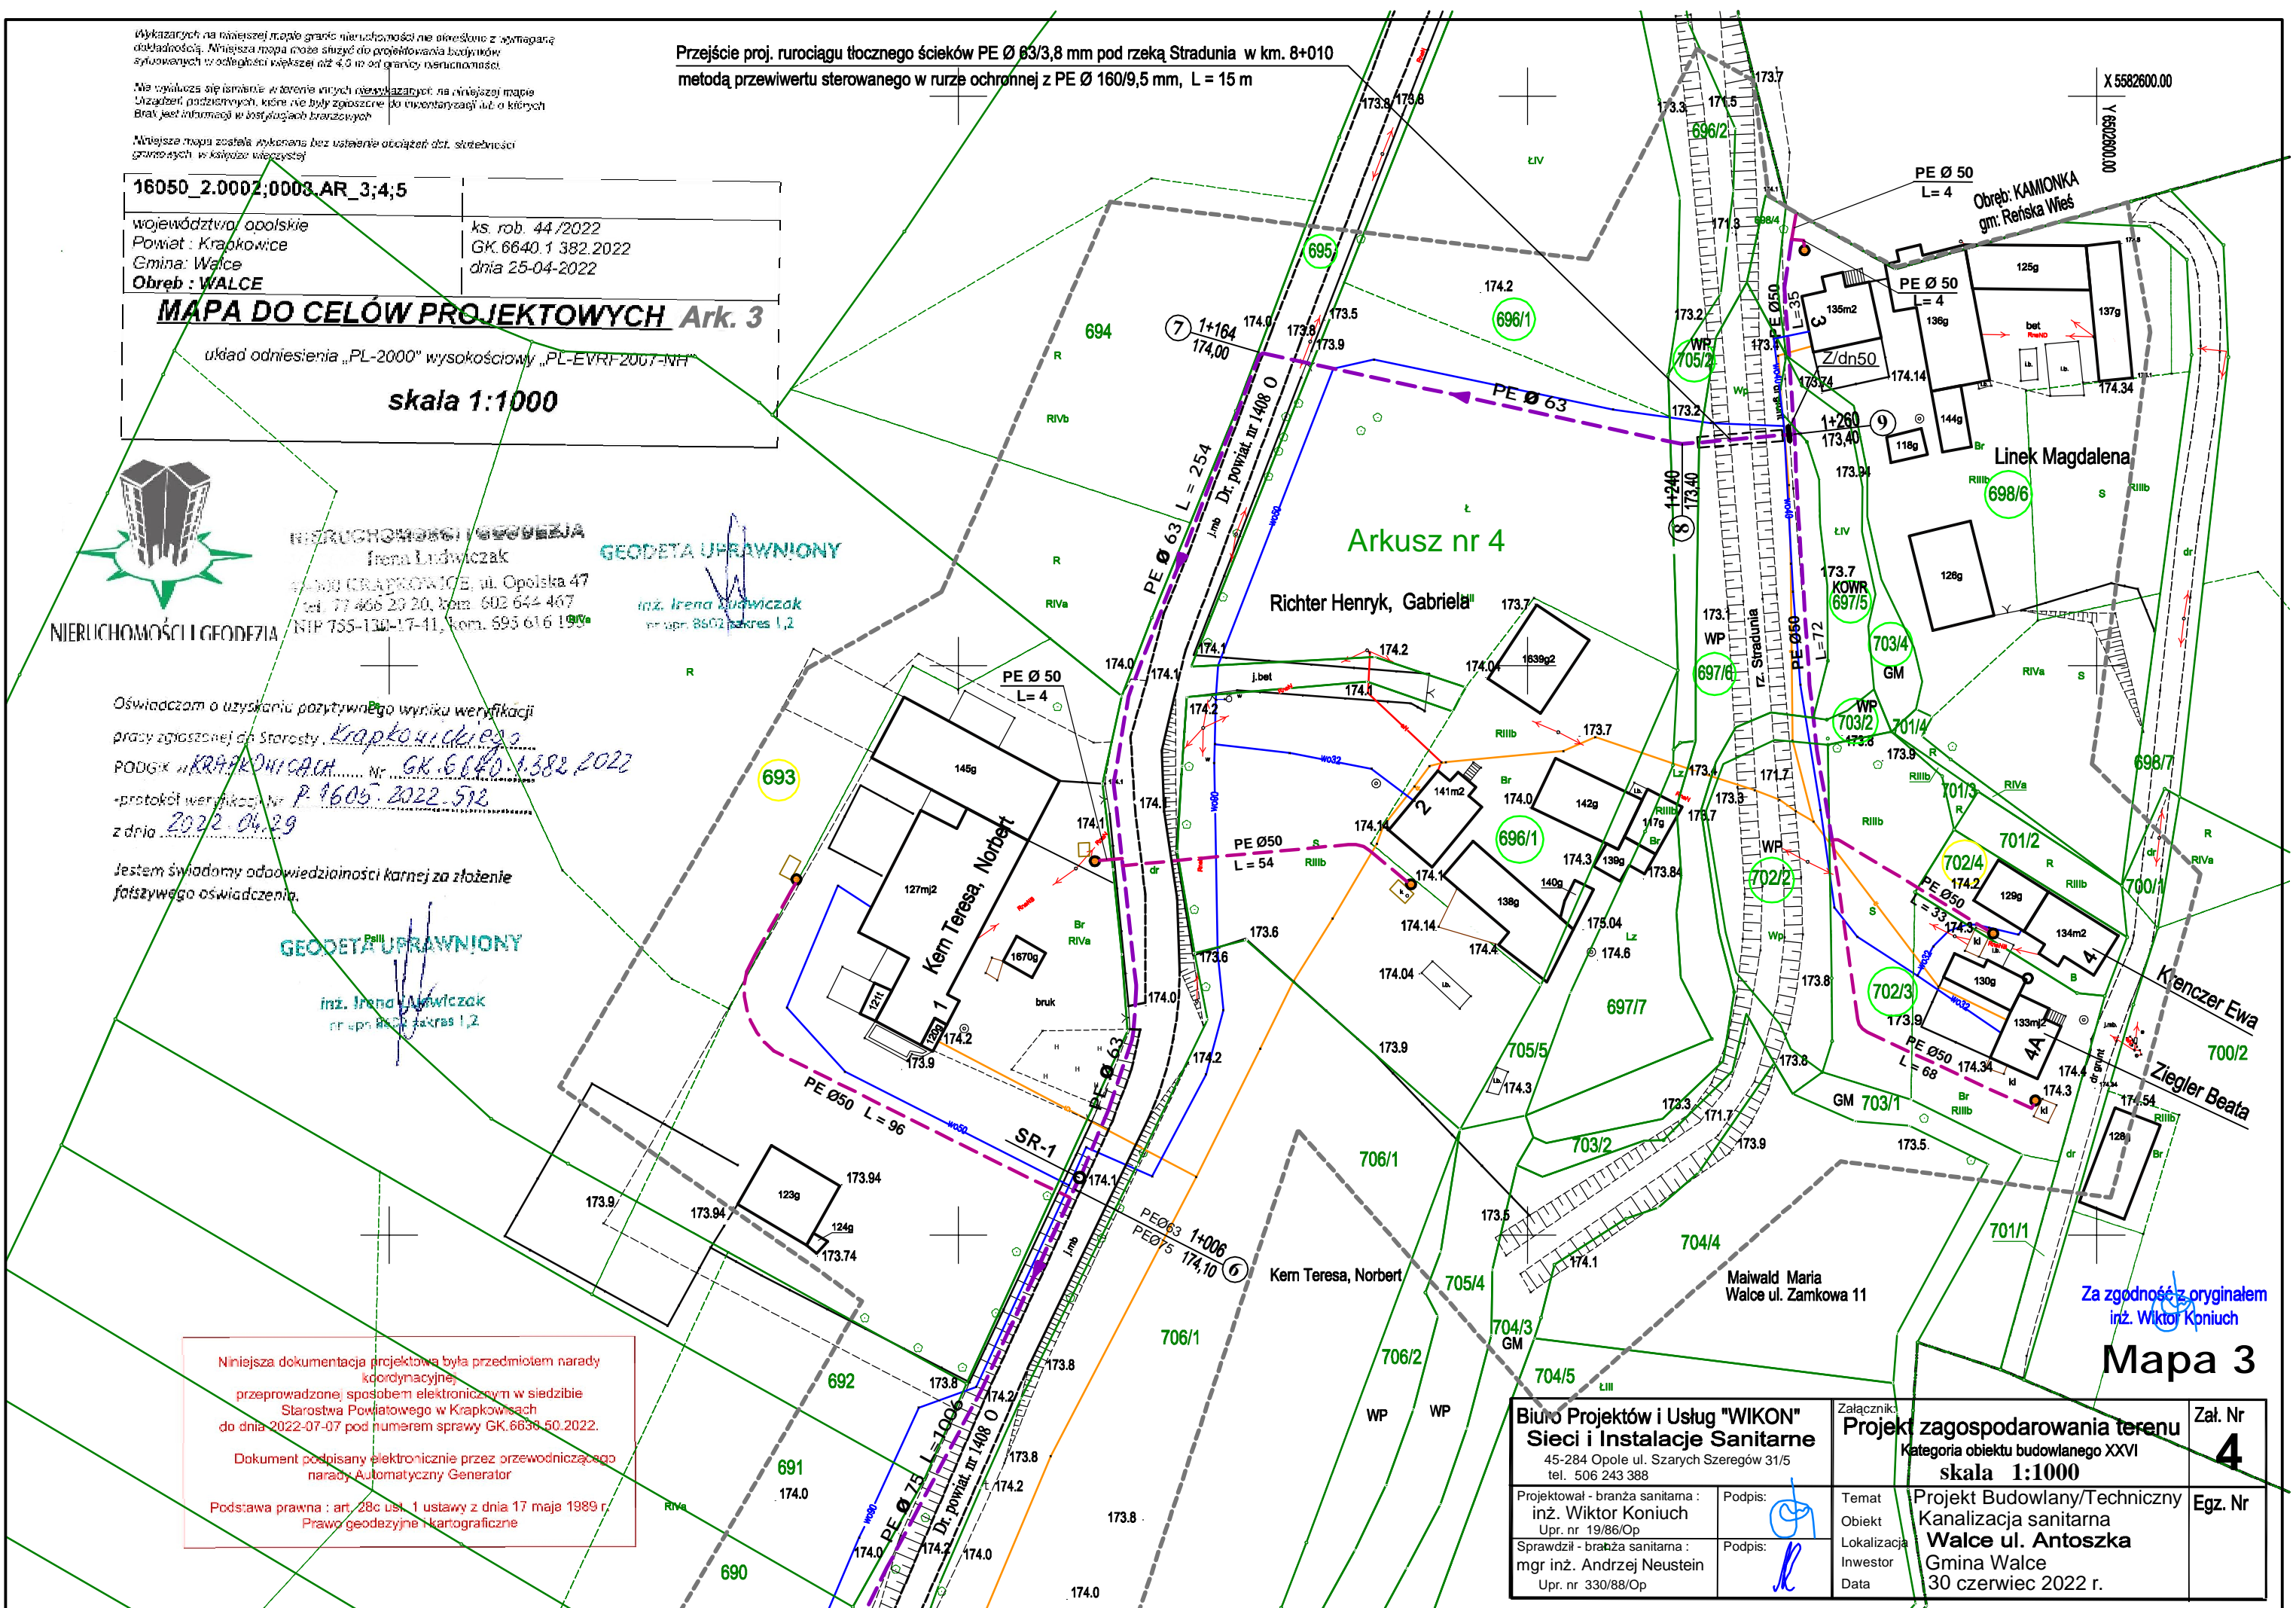

Za zgodność z oryginałem  
inż. Wiktor Koniuch

## Mapa 3

Niniejsza dokumentacja projektowa była przedmiotem narady  
koordynacyjnej  
przeprowadzonej sposobem elektronicznym w siedzibie  
Starostwa Powiatowego w Krapkowicach  
do dnia 2022-07-07 pod numerem sprawy GK.6640.50.2022.  
Dokument podpisany elektronicznie przez przewodniczącego  
narady Automatyczny Generator  
Podstawa prawna : art. 28c ust. 1 ustawy z dnia 17 maja 1989 r.  
Prawo geodezyjne i kartograficzne

<b>Biuro Projektów i Usług "WIKON"</b> <b>Sieci i Instalacje Sanitarne</b> 45-284 Opole ul. Szarych Szeregów 31/5 tel. 506 243 388		Załącznik: <b>Projekt zagospodarowania terenu</b> Kategoria obiektu budowlanego XXVI <b>skala 1:1000</b>		Zał. Nr <b>4</b>
Projektował - branża sanitarna : inż. Wiktor Koniuch Upr. nr 19/86/Op	Podpis: 	Temat <b>Projekt Budowlany/Techniczny</b> Obiekt <b>Kanalizacja sanitarna</b> Lokalizacja <b>Walce ul. Antoszka</b> Inwestor <b>Gmina Walce</b> Data <b>30 czerwiec 2022 r.</b>	Egz. Nr	
Sprawdził - branża sanitarna : mgr inż. Andrzej Neustein Upr. nr 330/88/Op	Podpis: 			