


Uzgodniono decyzją / postanowieniem  
 nr ..... 21/2022  
 Znak sprawy ..... 11.673.30.2022  
 z dnia ..... 05.05.2022 r.

Wydział Inwestycji i Mienia  
 Kerstina Tomanek  
 Podinspektor

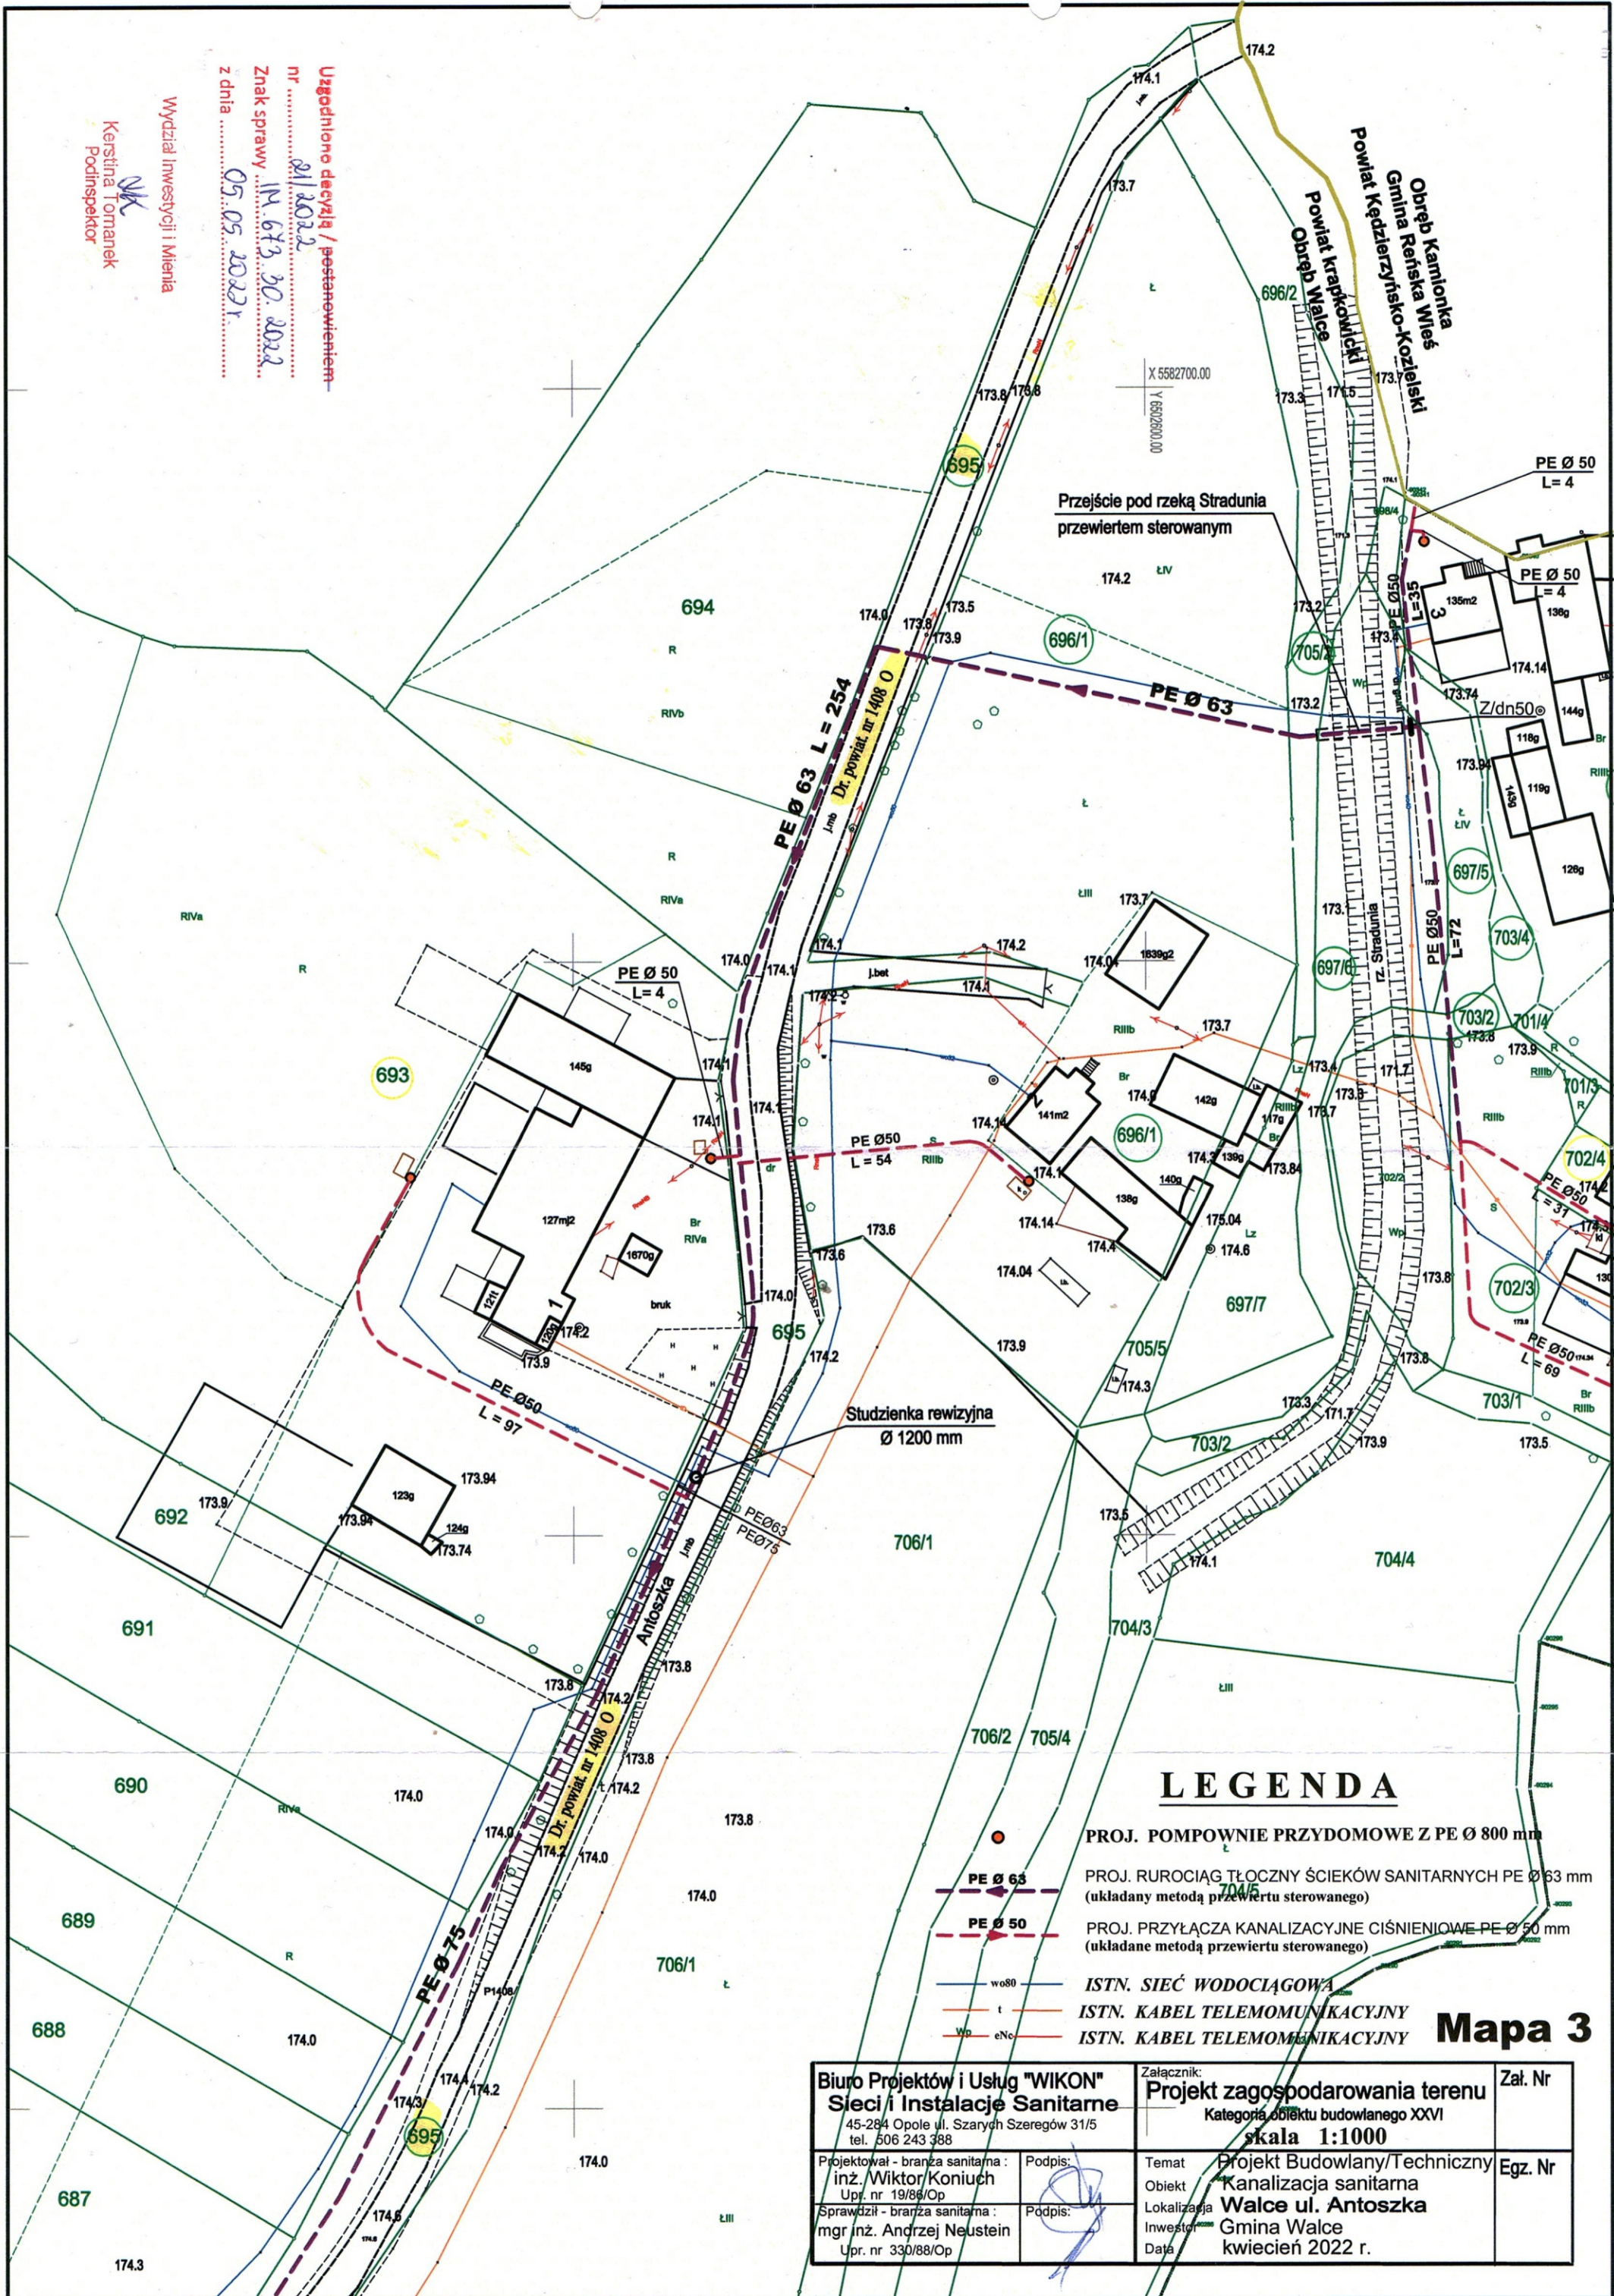

### LEGENDA

- PROJ. POMPOWNI PRZYDOMOWE Z PE Ø 800 mm
- PE Ø 63 PROJ. RUROCIĄG TŁOCZNY ŚCIEKÓW SANITARNYCH PE Ø 63 mm (układany metodą przewiertu sterowanego)
- PE Ø 50 PROJ. PRZYŁĄCZA KANALIZACYJNE CIŚNIENIOWE PE Ø 50 mm (układane metodą przewiertu sterowanego)
- wo80 ISTN. SIEĆ WODOCIĄGOWA
- t ISTN. KABEL TELEKOMUNIKACYJNY
- Wp eNc ISTN. KABEL TELEKOMUNIKACYJNY

### Mapa 3

<b>Biuro Projektów i Usług "WIKON"</b> <b>Sieci i Instalacje Sanitarne</b> 45-284 Opole ul. Szarych Szeregów 31/5 tel. 506 243 388		Załącznik: <b>Projekt zagospodarowania terenu</b> Kategoria obiektu budowlanego XXVI <b>skala 1:1000</b>		Zal. Nr
Projektował - branża sanitarna : <b>inż. Wiktor Koniuch</b> Upr. nr 19/88/Op	Podpis: 	Temat <b>Projekt Budowlany/Techniczny</b>	Egz. Nr	
Sprawdził - branża sanitarna : <b>mgr inż. Andrzej Neustein</b> Upr. nr 330/88/Op	Podpis: 	Obiekt <b>Kanalizacja sanitarna</b>		
		Lokalizacja <b>Walce ul. Antoszka</b>		
		Inwestor <b>Gmina Walce</b>		
		Data <b>kwiecień 2022 r.</b>		