


- LEGENDA:**
- AW2 GNIAZDO ELEKTRYCZNE 230V - 1P20
 - AW1 ŁĄCZNIK OŚWIELENIOWY POJEDYNCZY
 - AW3 ŁĄCZNIK OŚWIELENIOWY ŚWIECZNIKOWY

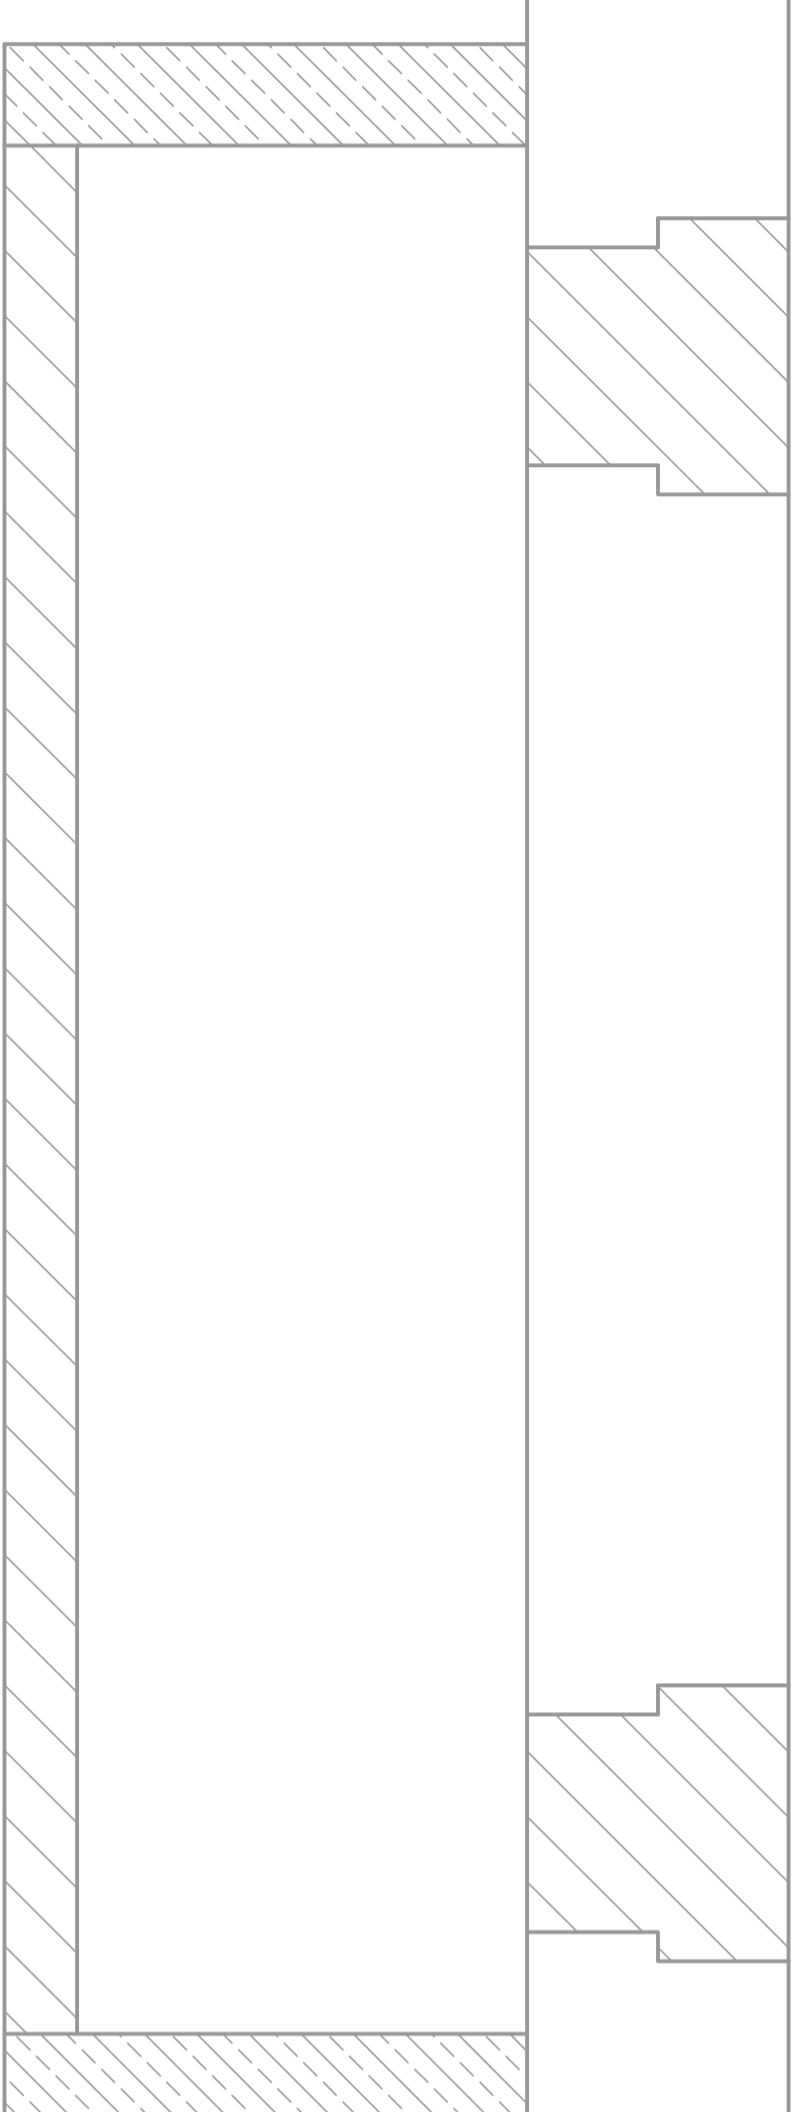

<p>GMINA WALCE UL. MICKIEWICZA 18, 47-344 WALCE Lokalizacja: BROZEC, UL. REMONTA 95, DZIAŁKA NR 1154/17 K.M.10</p>		<p>USŁUGI BUDOWLANE Z ZAKRESU PROJEKTOWANIA I NADZOROWANIA ADAM NOSSOL 47-344 WALCE, UL. LIPOWA 4 tel. 0 77 466 28 60 kom. 0 502 221 118 e-mail: nossolm@o2.pl</p>	
<p>Jednostka Projektowa : Autor : mgr inż. Tomasz Hudala Sprawdzający : mgr inż. Herbert Szneider Opracował : mgr inż. Marcin Nossol</p>		<p>Instalacyjno - inżynierskie OPŁ0699/PV/OE/11 Podpis : 139/93/OP</p>	

Obiekt : ZAGOSPODAROWANIE BUDYNKU
ZABYTKOWEGO SPICHLERZA W BROŻCU

Branża : elektryczna Studium : Projekt Budowlany

RZUT PIWNIC

Podziałka : 1:50 Data : GRUDZIEŃ 2015 Nr rysunku : 1

RZUT PIWNIC skala 1:50